

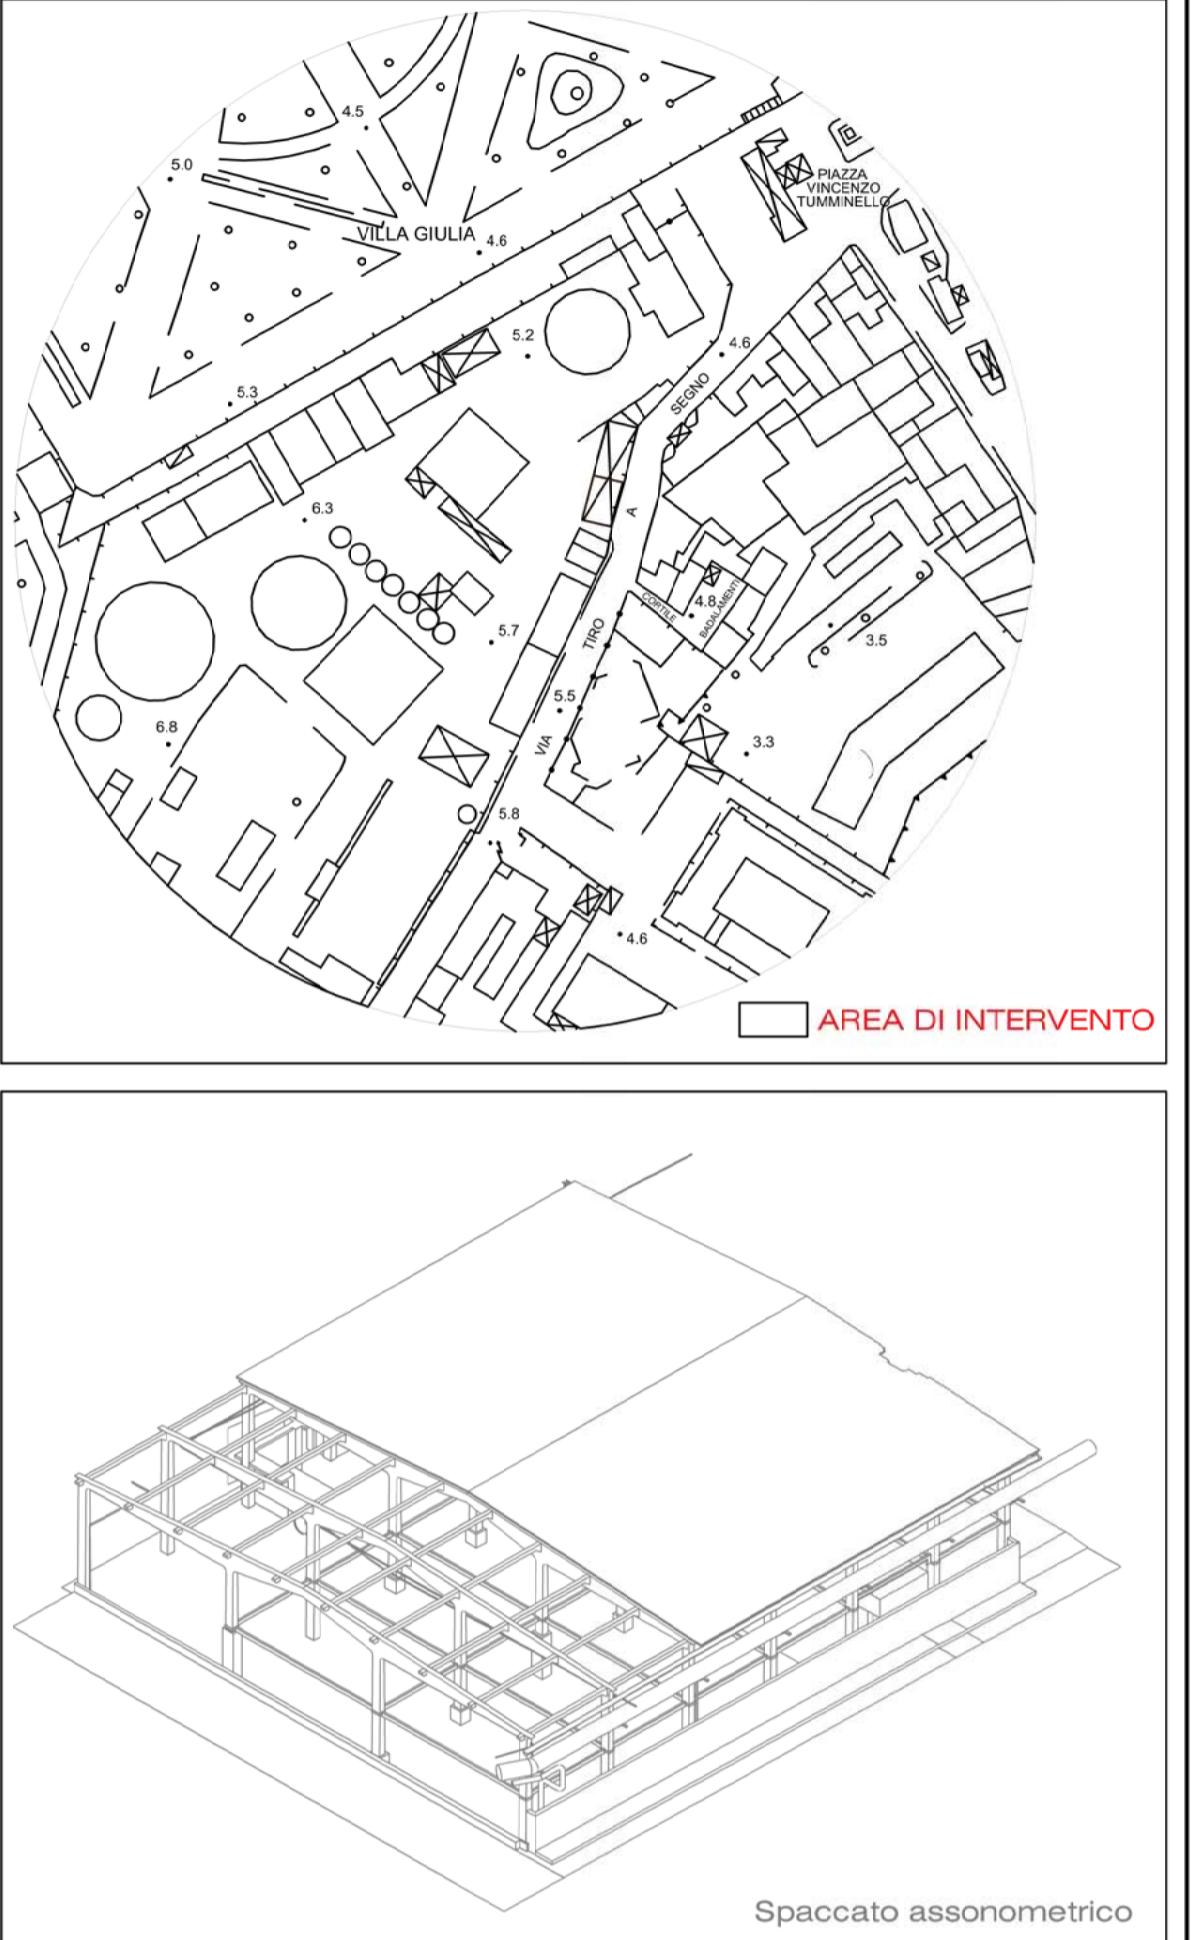
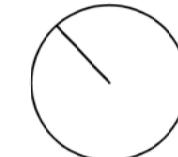
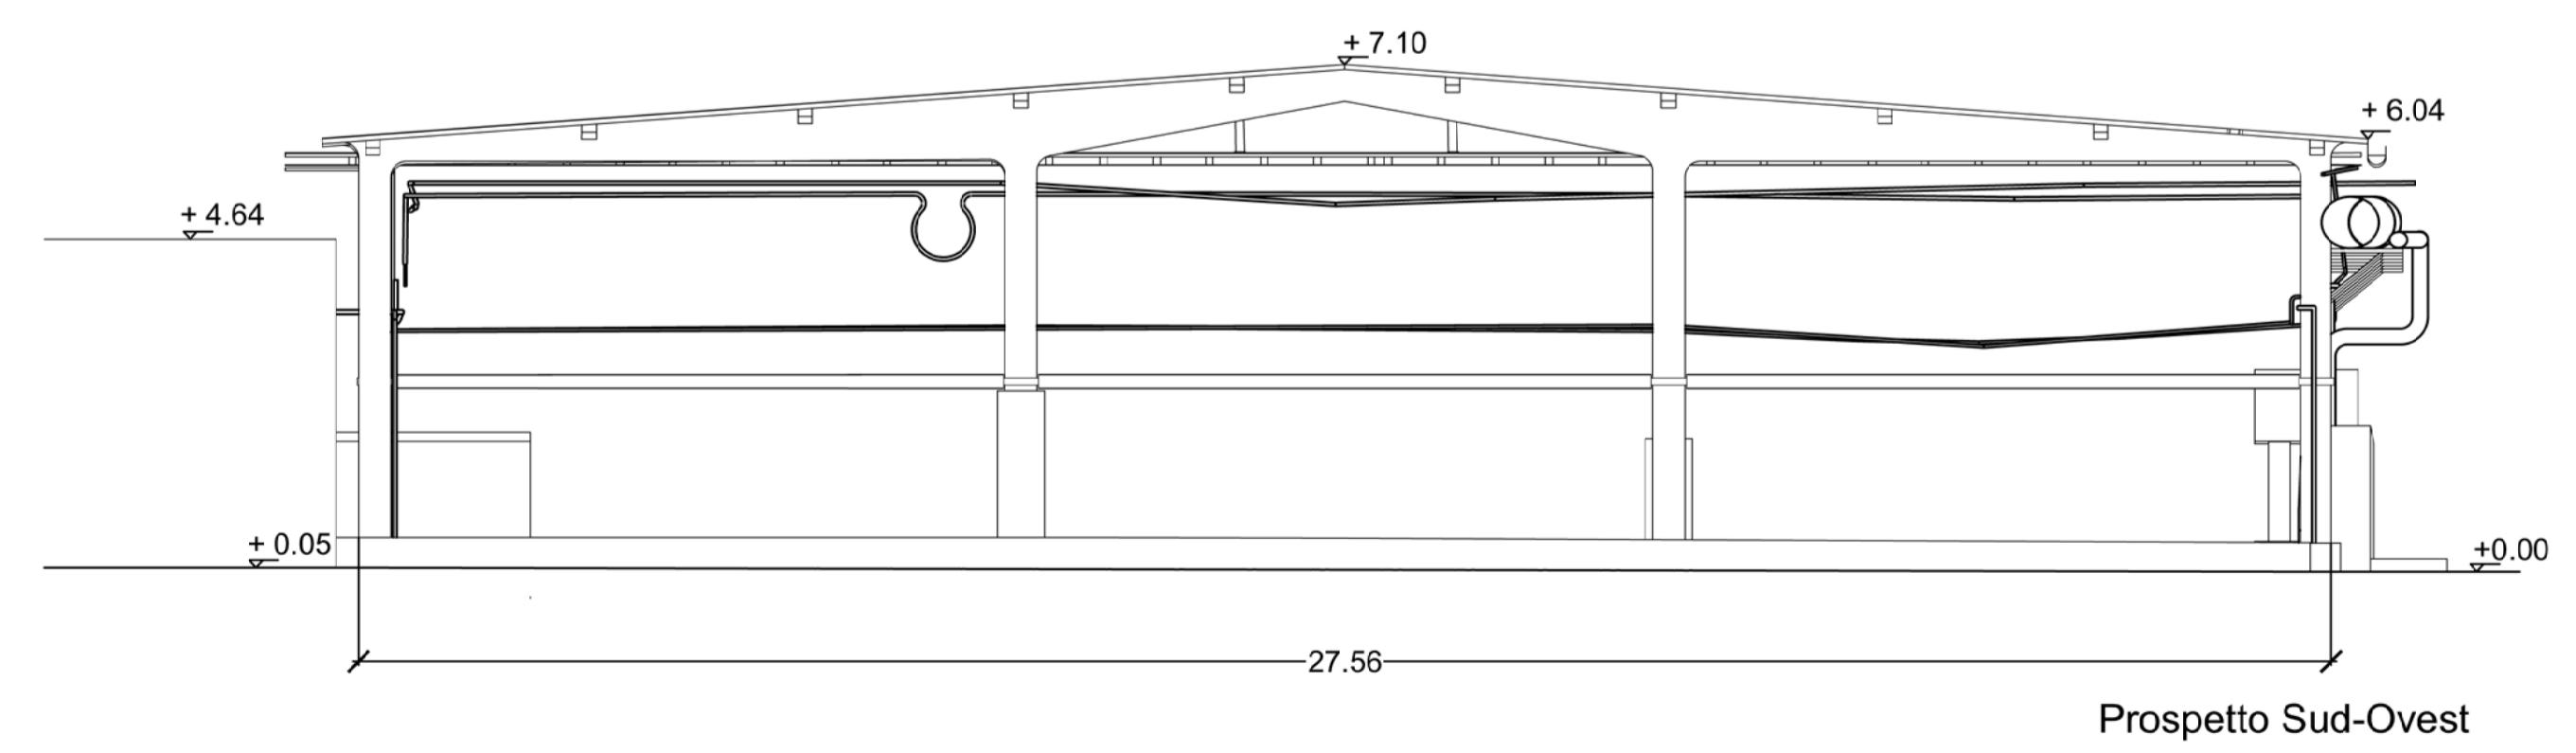
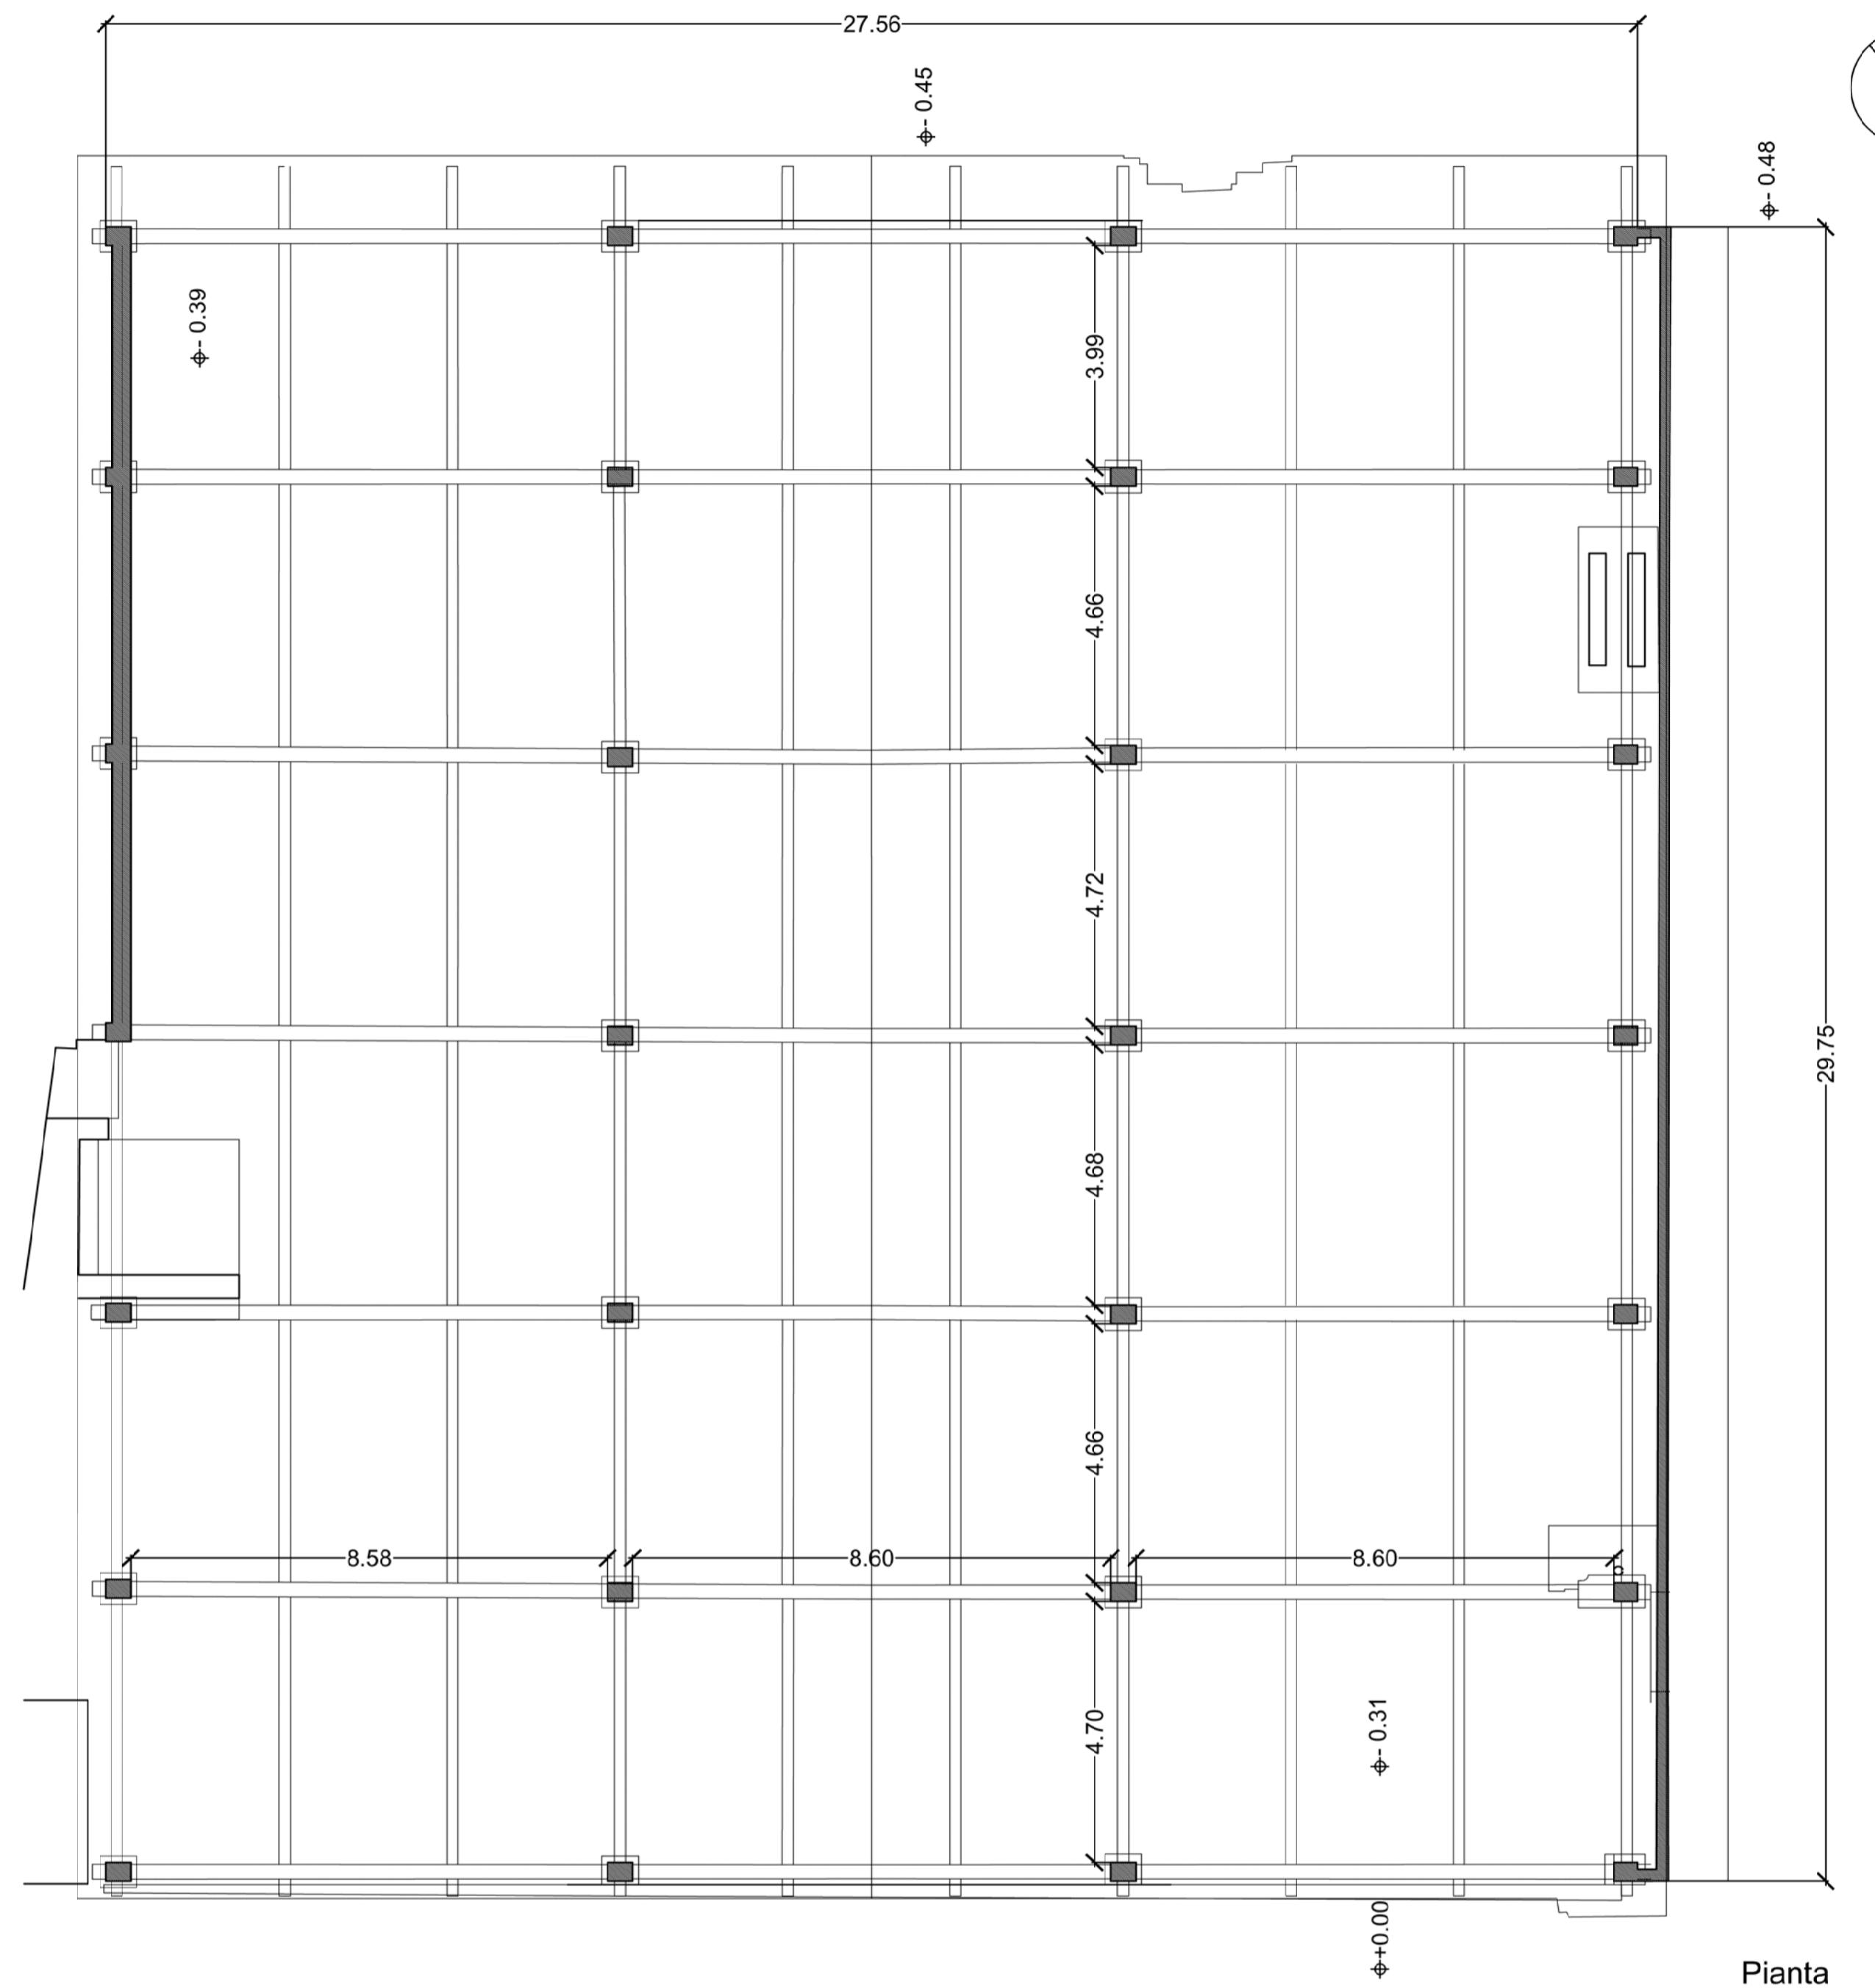
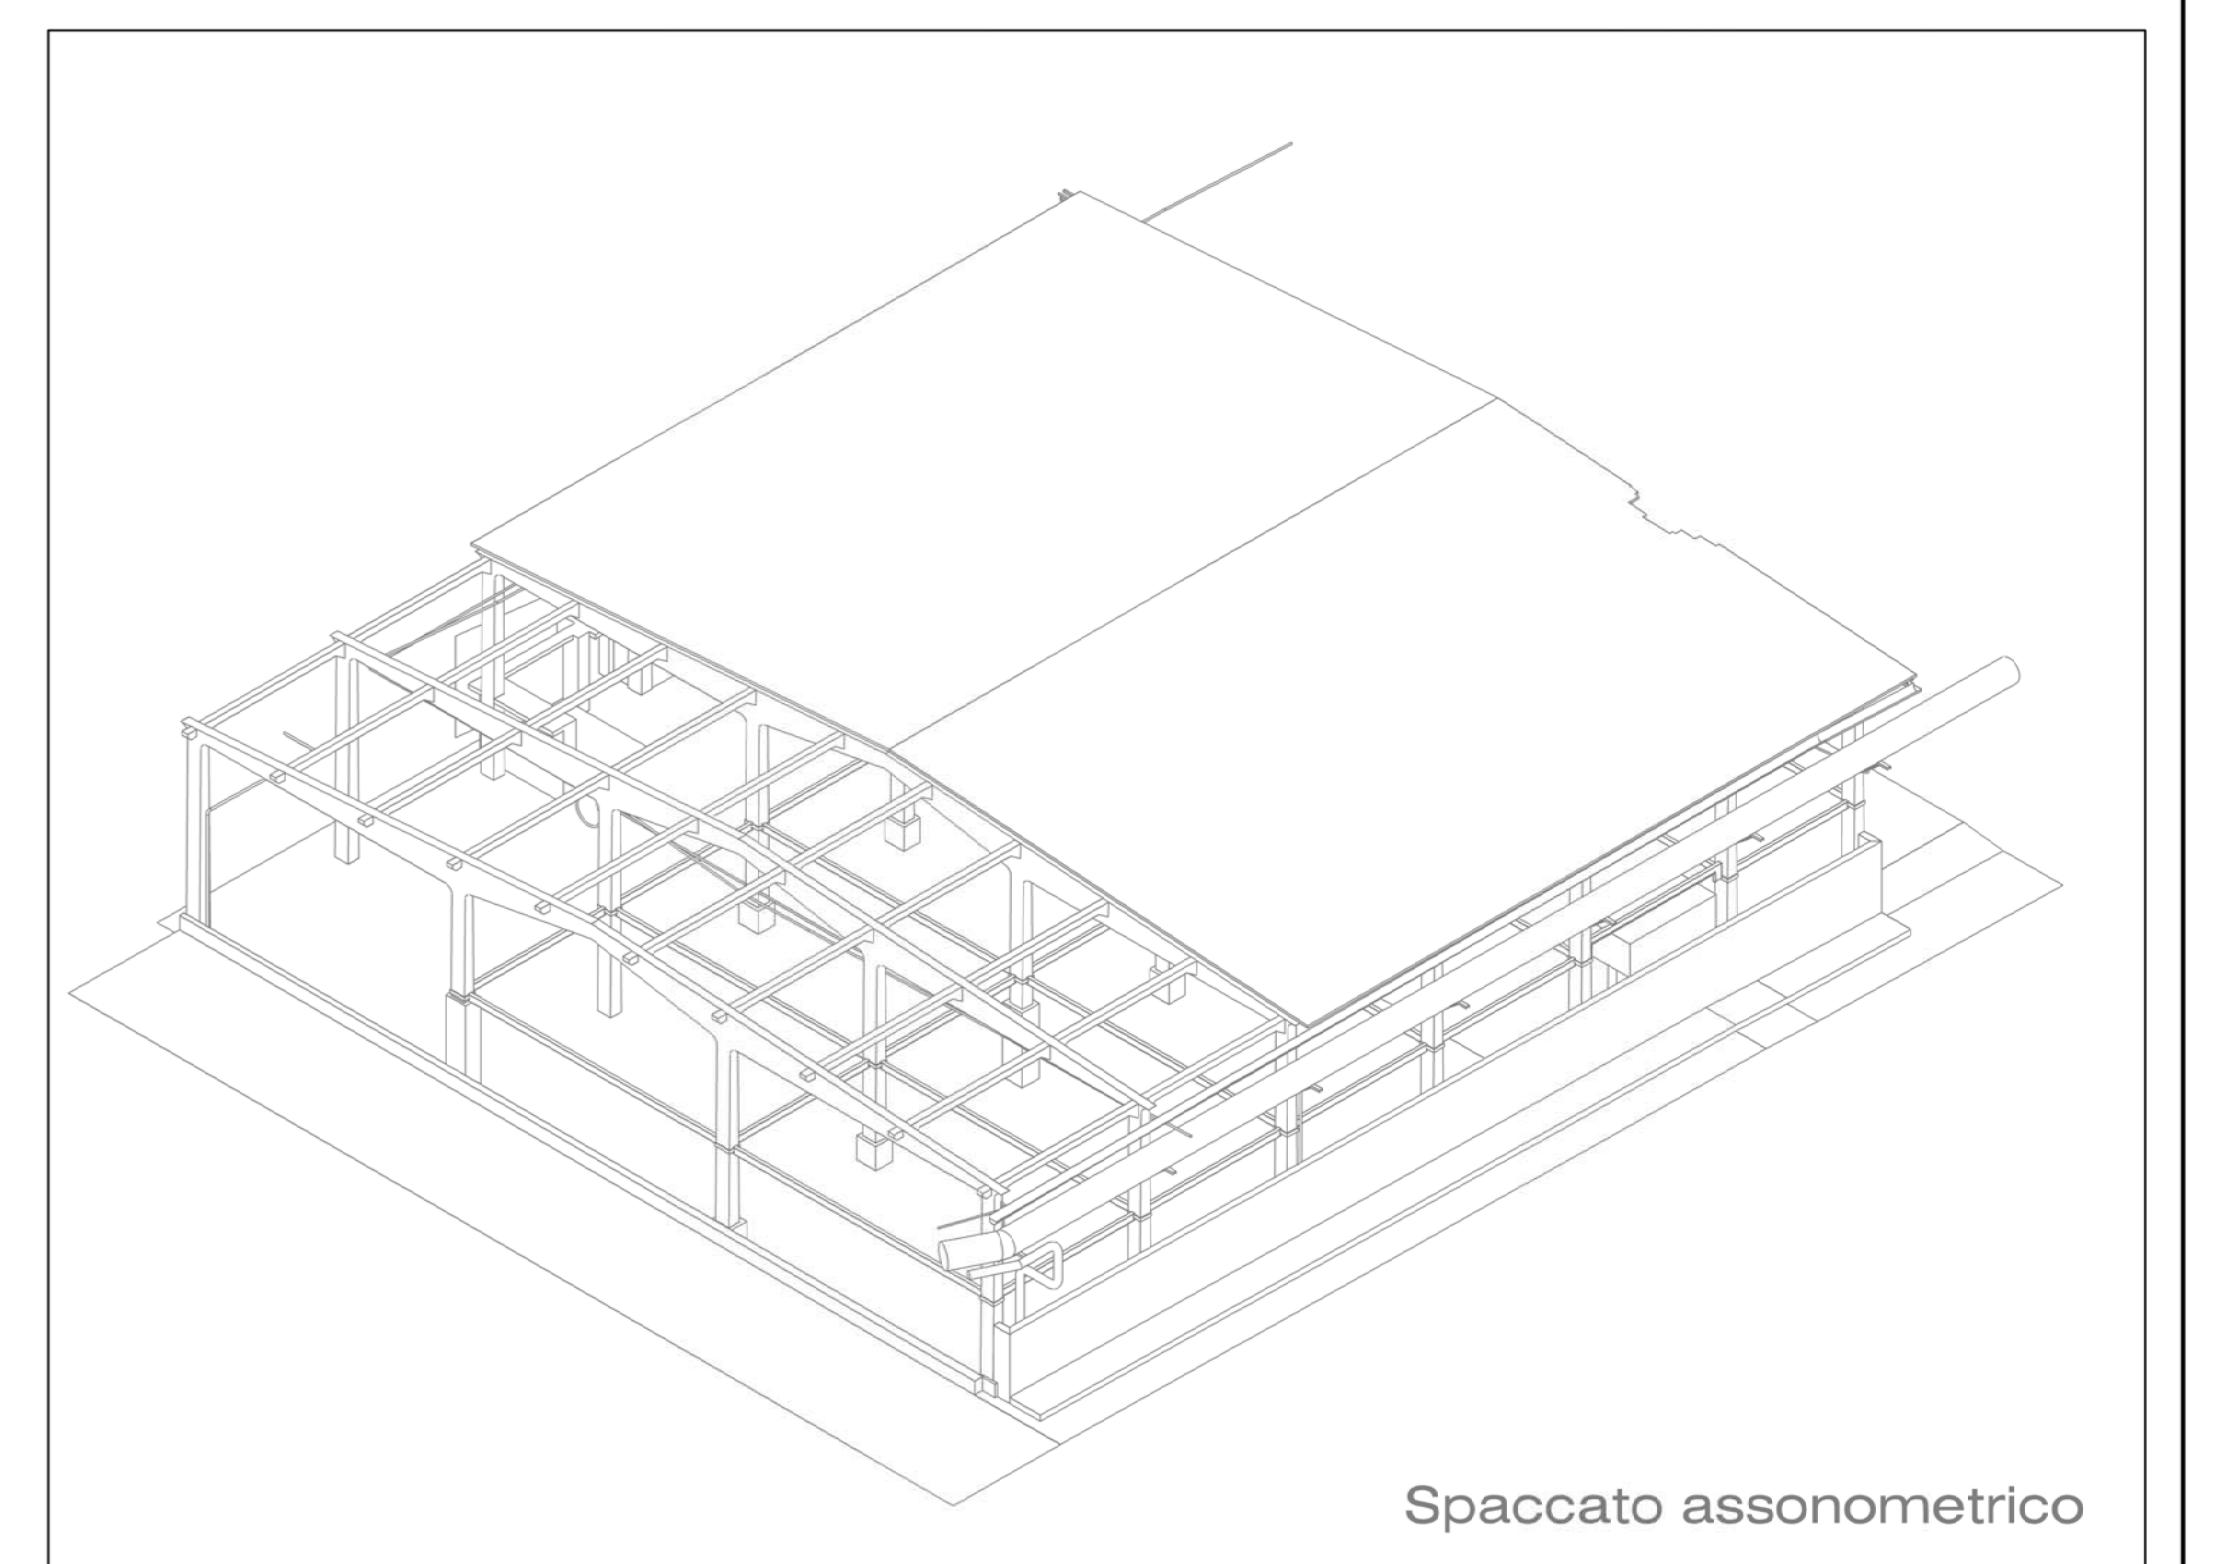
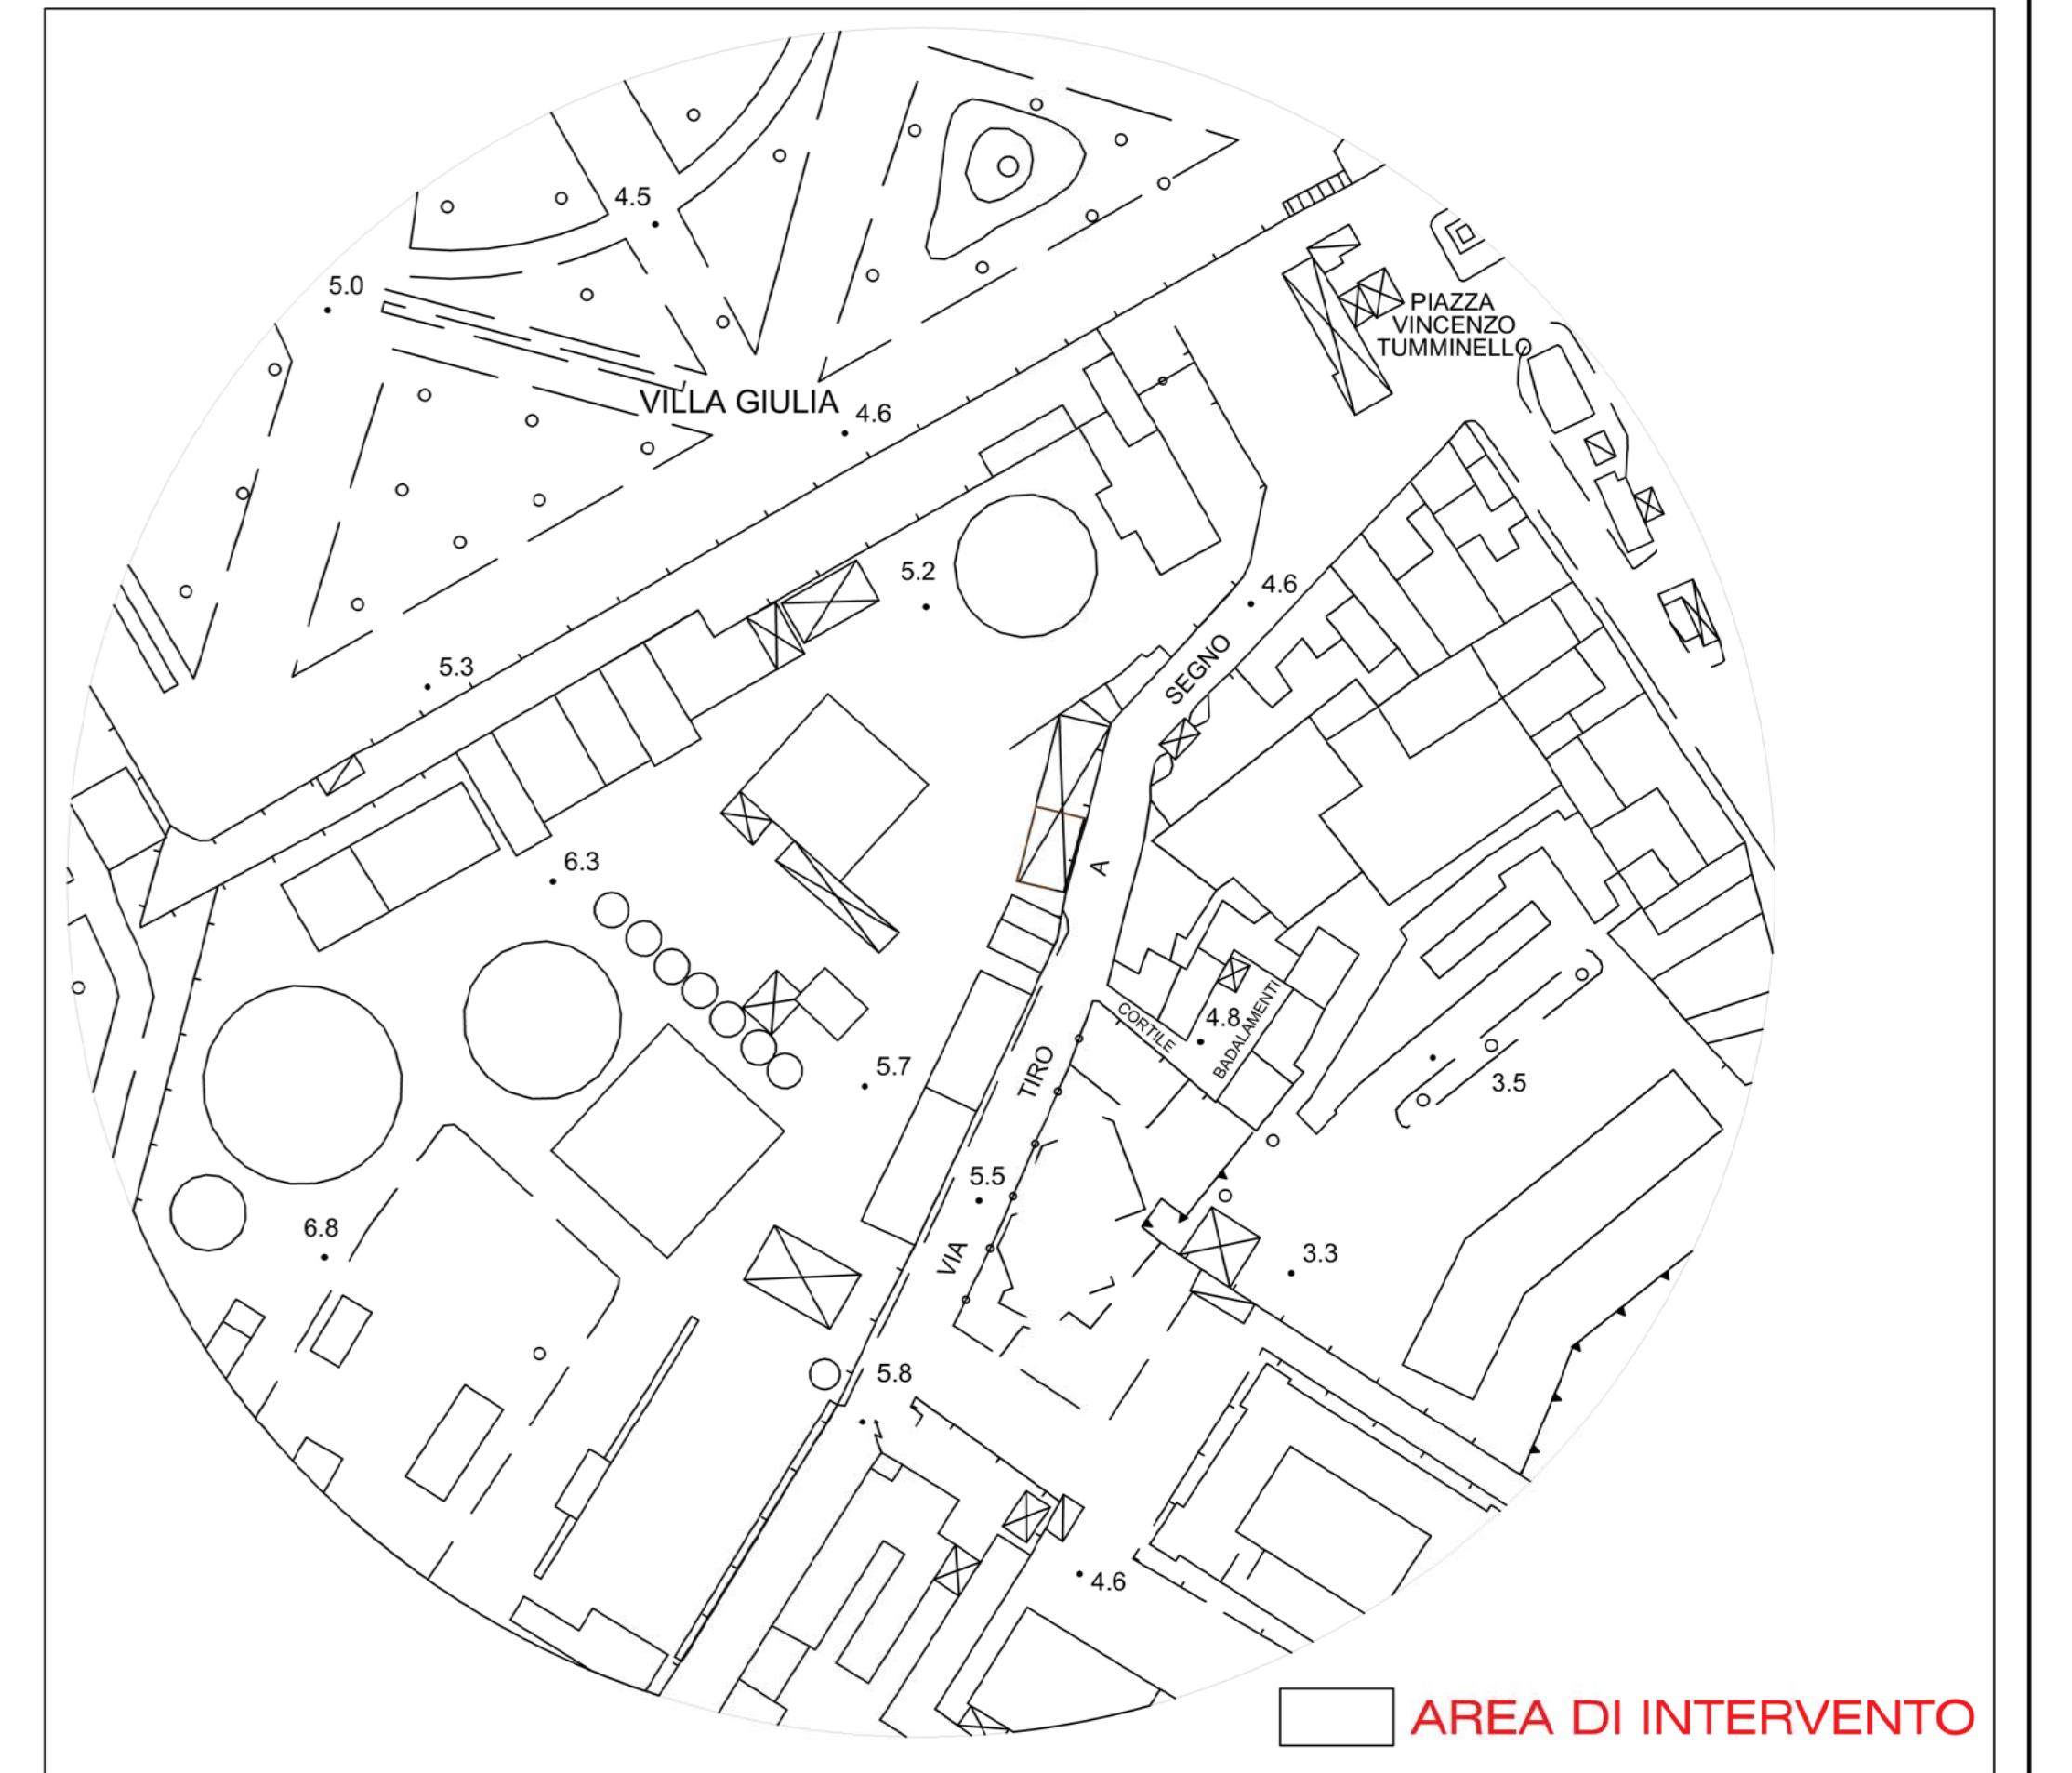
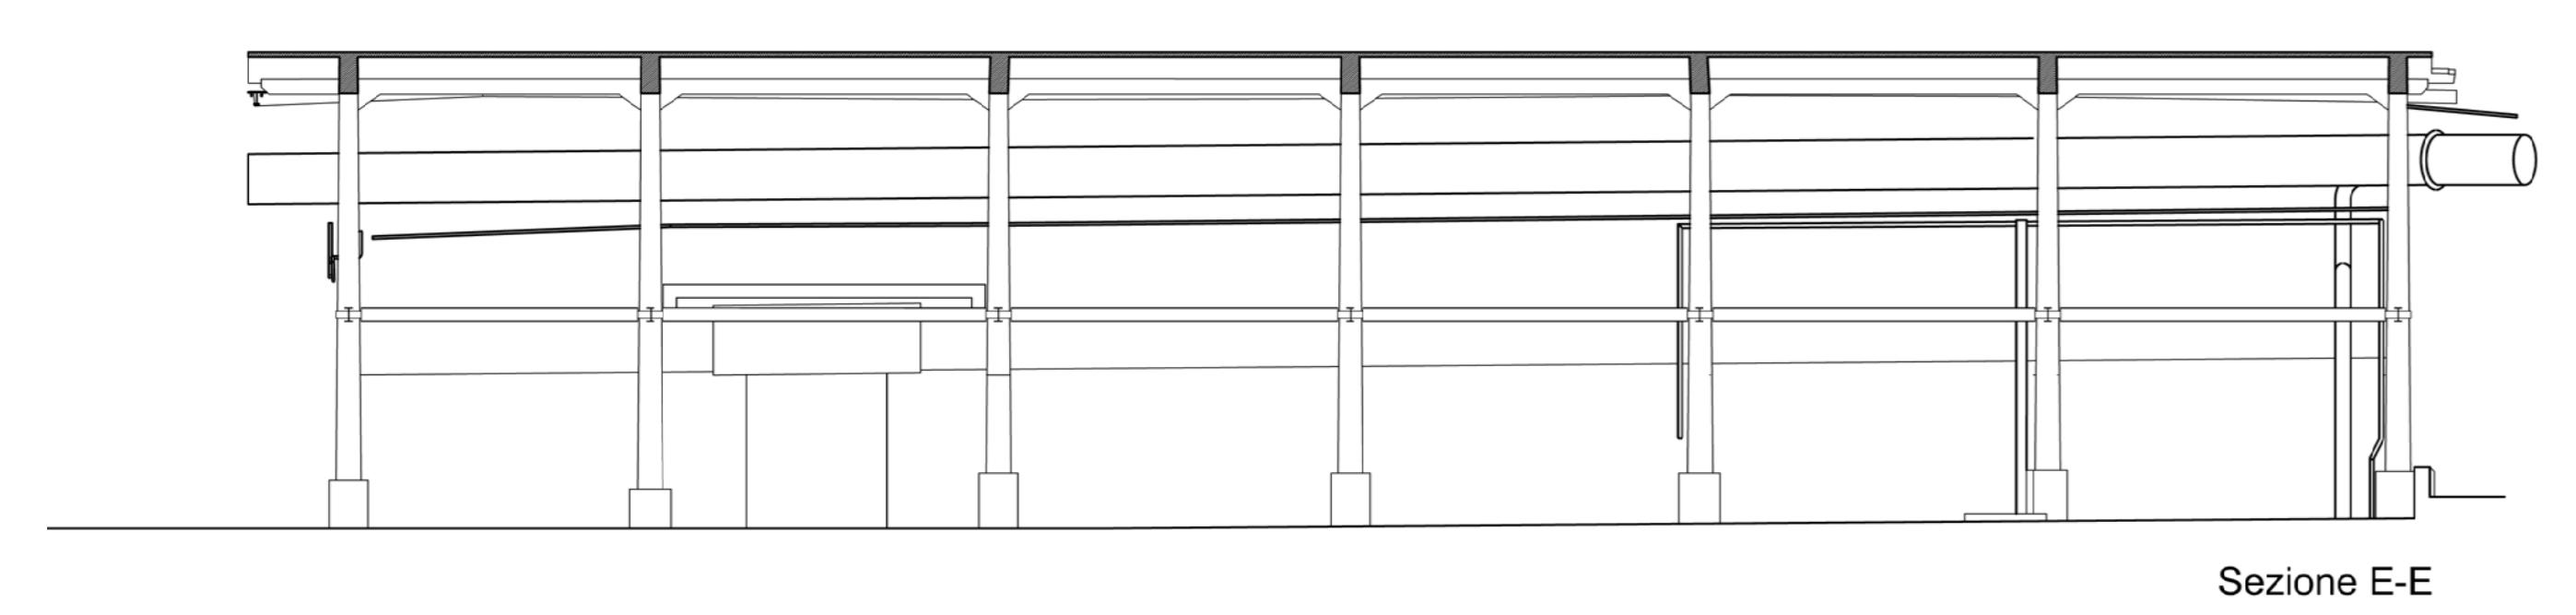
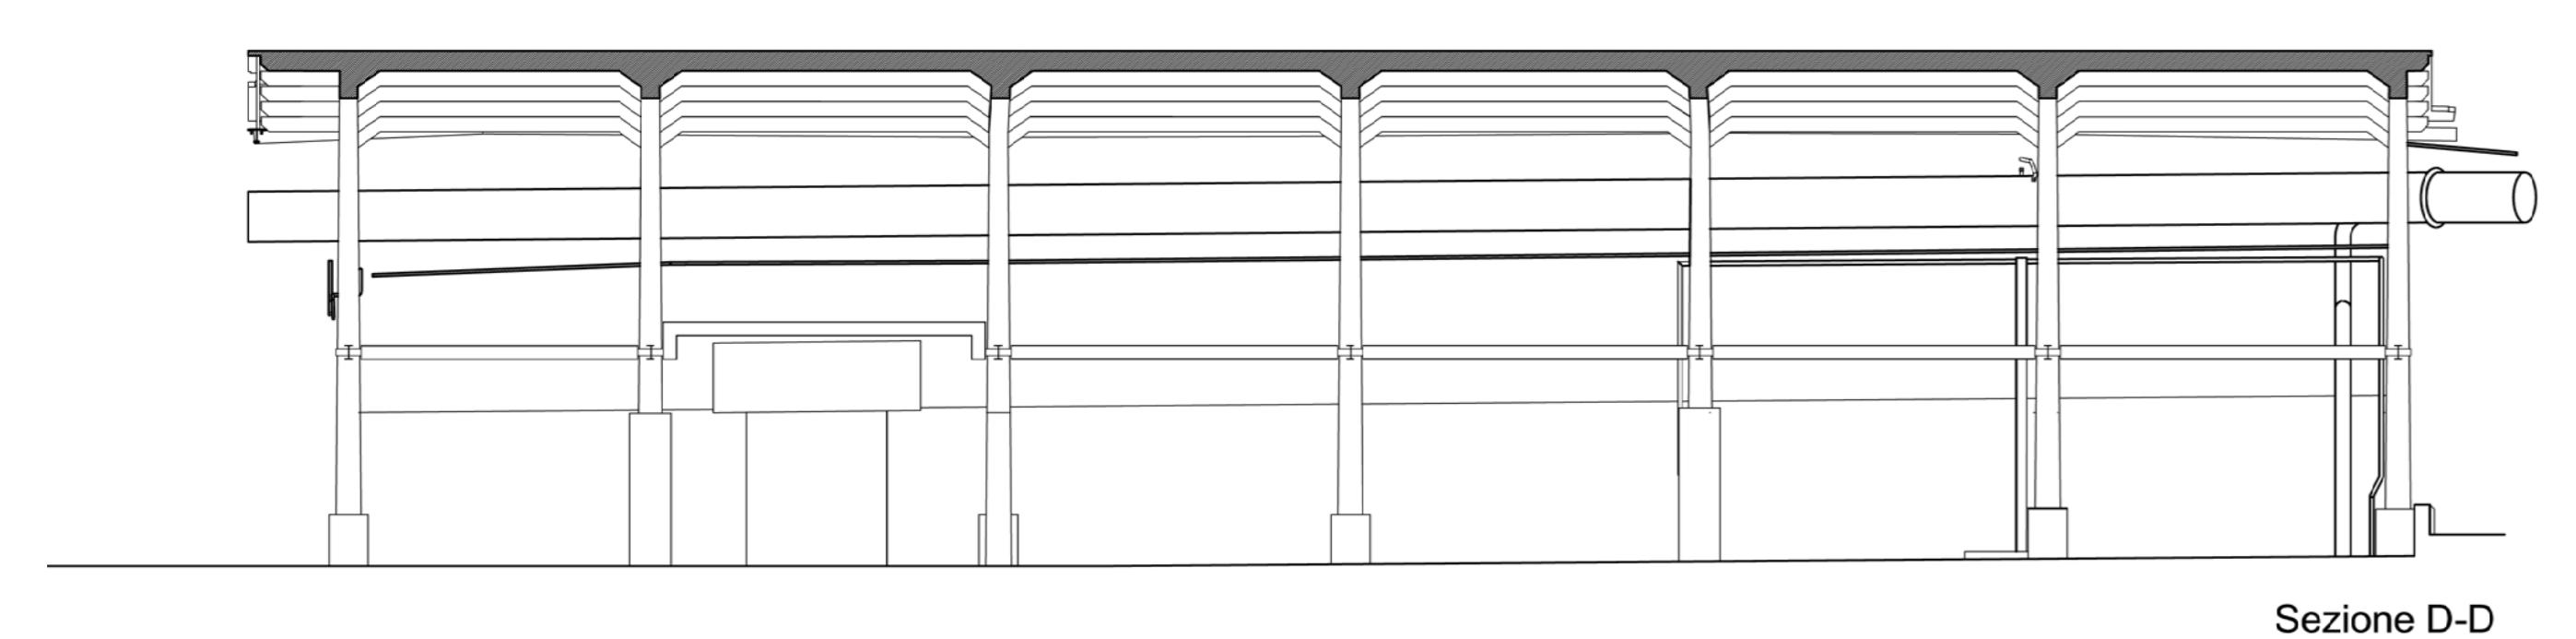
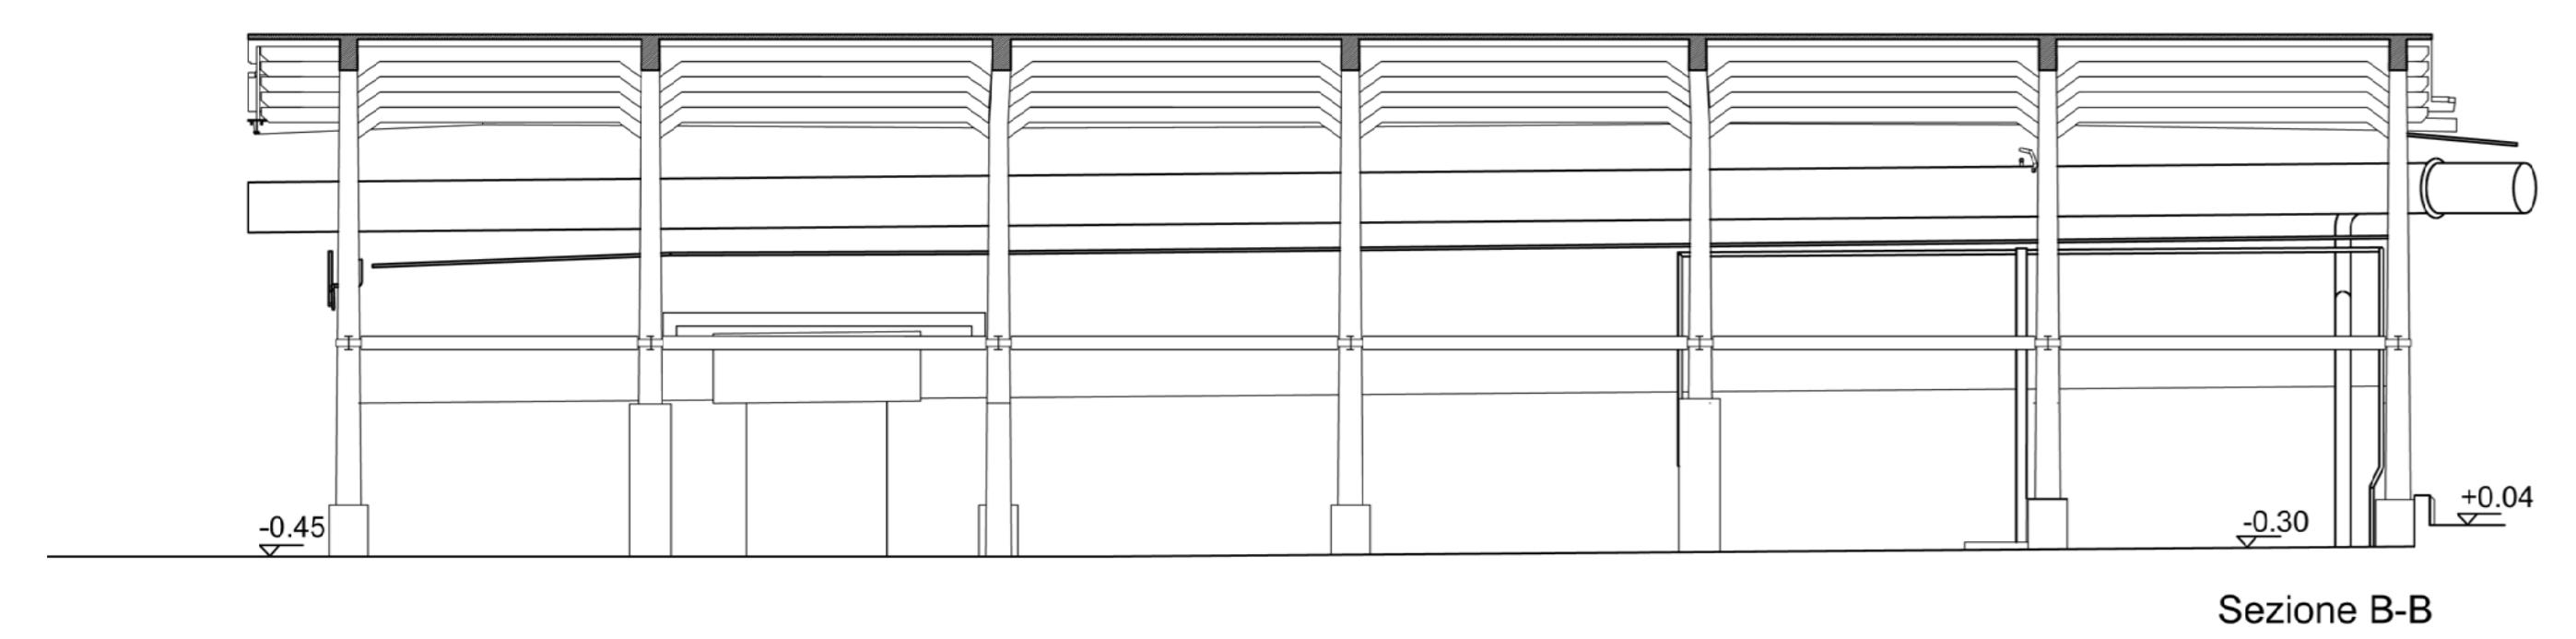




COMMITTENTE					
 A.M.G. ENERGIA S.P.A. Via Tiro a Segno, 5 90123 - Palermo (PA)					
PROGETTO					
Oggetto	Sede				
Lavori di bonifica vasca B1 nel sito aziendale di via Tiro a segno	Stabilimento AMG Energia S.p.A. via Tiro a Segno, 5 - Palermo (PA) Ubicazione - Via Tiro a segno, 5				
ELABORATO					
Descrizione elaborato	Codice elaborato				
Tav. 001					
Commessa	Rif. Cliente	Nome file	Scala	Formato	Revisione
018-2018	-	-	1:100	-	-
REVISIONI					
N.	Descrizione	Data emiss.	N.	Descrizione	Data emiss.
0	Prima emissione	31/12/2018	3		
1			4		
2			5		
FIRME					
Il Progettista					
 Dott. Ing. Salvatore Balistreri Via Emilia, 65 90144 Palermo (PA) Tel. +39 091 77.45.348 - Cell. +39 335 84.59.348 e-mail: salvo.balistreri@sbingegneria.com Sito: www.sbingegneria.com P.Iva: 05771010823 - C.F.: BLSSVT73D01D009S					
Spazio riservato alle approvazioni					

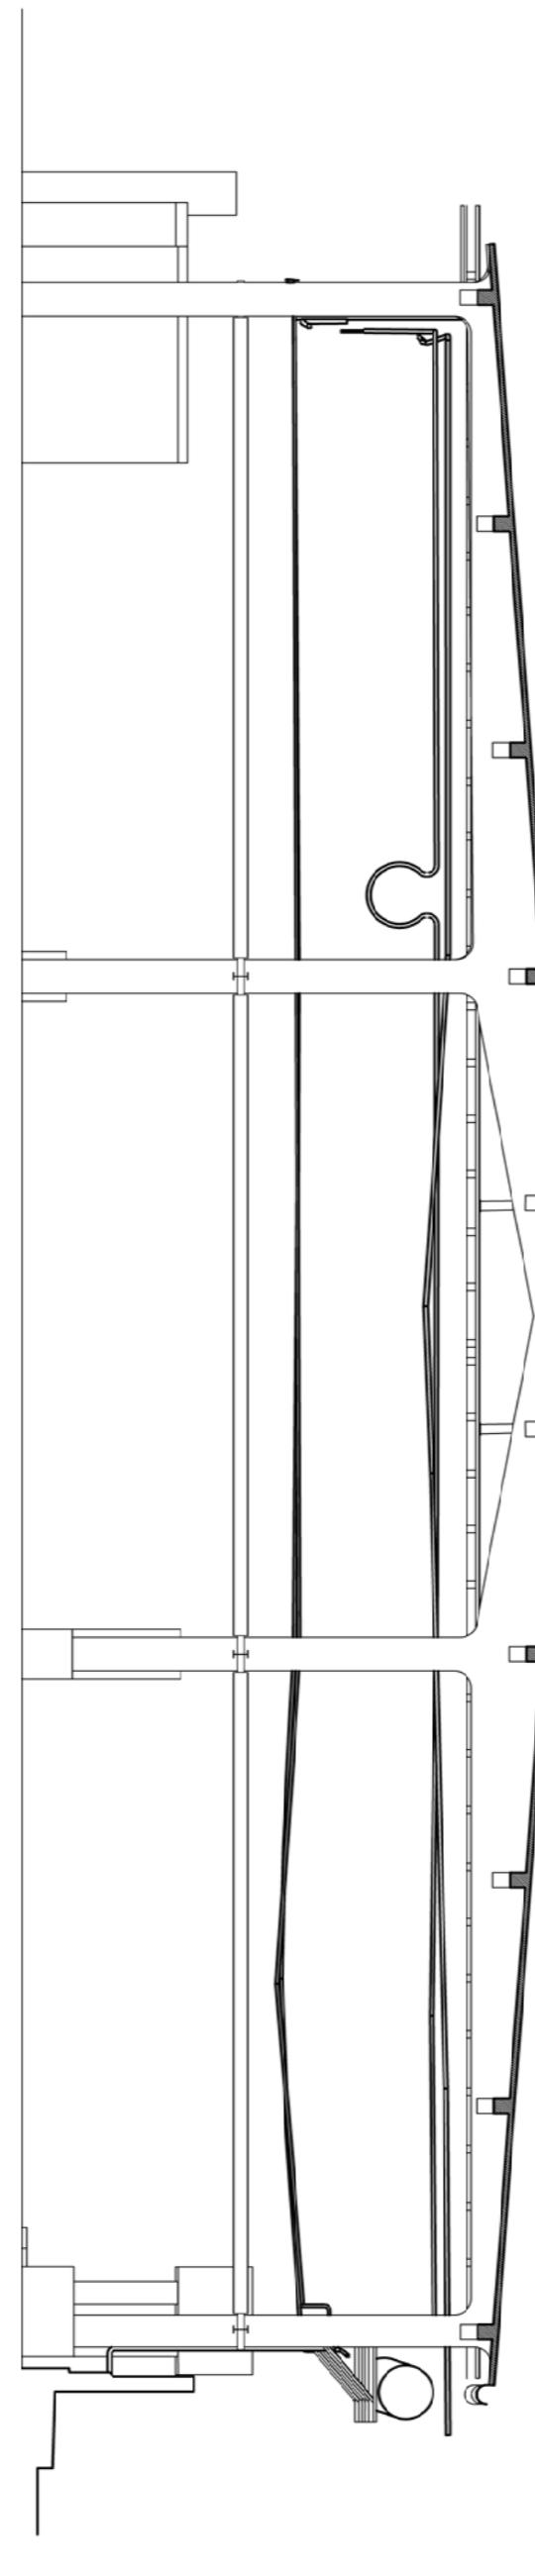

COMMITTENTE					
 A.M.G. ENERGIA S.P.A. Via Tiro a Segno, 5 90123 - Palermo (PA)					
PROGETTO					
Objetto	Sede				
Lavori di bonifica vasca B1 nel sito aziendale di via Tiro a segno	Stabilimento AMG Energia S.p.A. via Tiro a Segno, 5 - Palermo (PA)				
Ubicazione	- Via Tiro a segno, 5				
ELABORATO					
Descrizione elaborato	Codice elaborato				
Pianta e prospetto Sud-Ovest Tettoia da demolire					
Tav. 003					
Commessa	Rif. Cliente	Nome file	Scala	Formato	Revisione
018-2018	-	-	1:100	-	-
REVISIONI					
N.	Descrizione	Data emiss.	N.	Descrizione	Data emiss.
0	Prima emissione	31/12/2018	3		
1			4		
2			5		
FIRME					
Il Progettista					
Dott. Ing. Salvatore Balistreri Via Emilia, 65 90144 Palermo (PA) Tel. +39 091 77.45.348 - Cell. +39 335 84.59.348 e-mail: salvo.balistreri@sbingegneria.com Sito: www.sbingegneria.com P.Iva: 05771010823 - C.F.: BLSSVT73D01D009S					
Spazio riservato alle approvazioni					

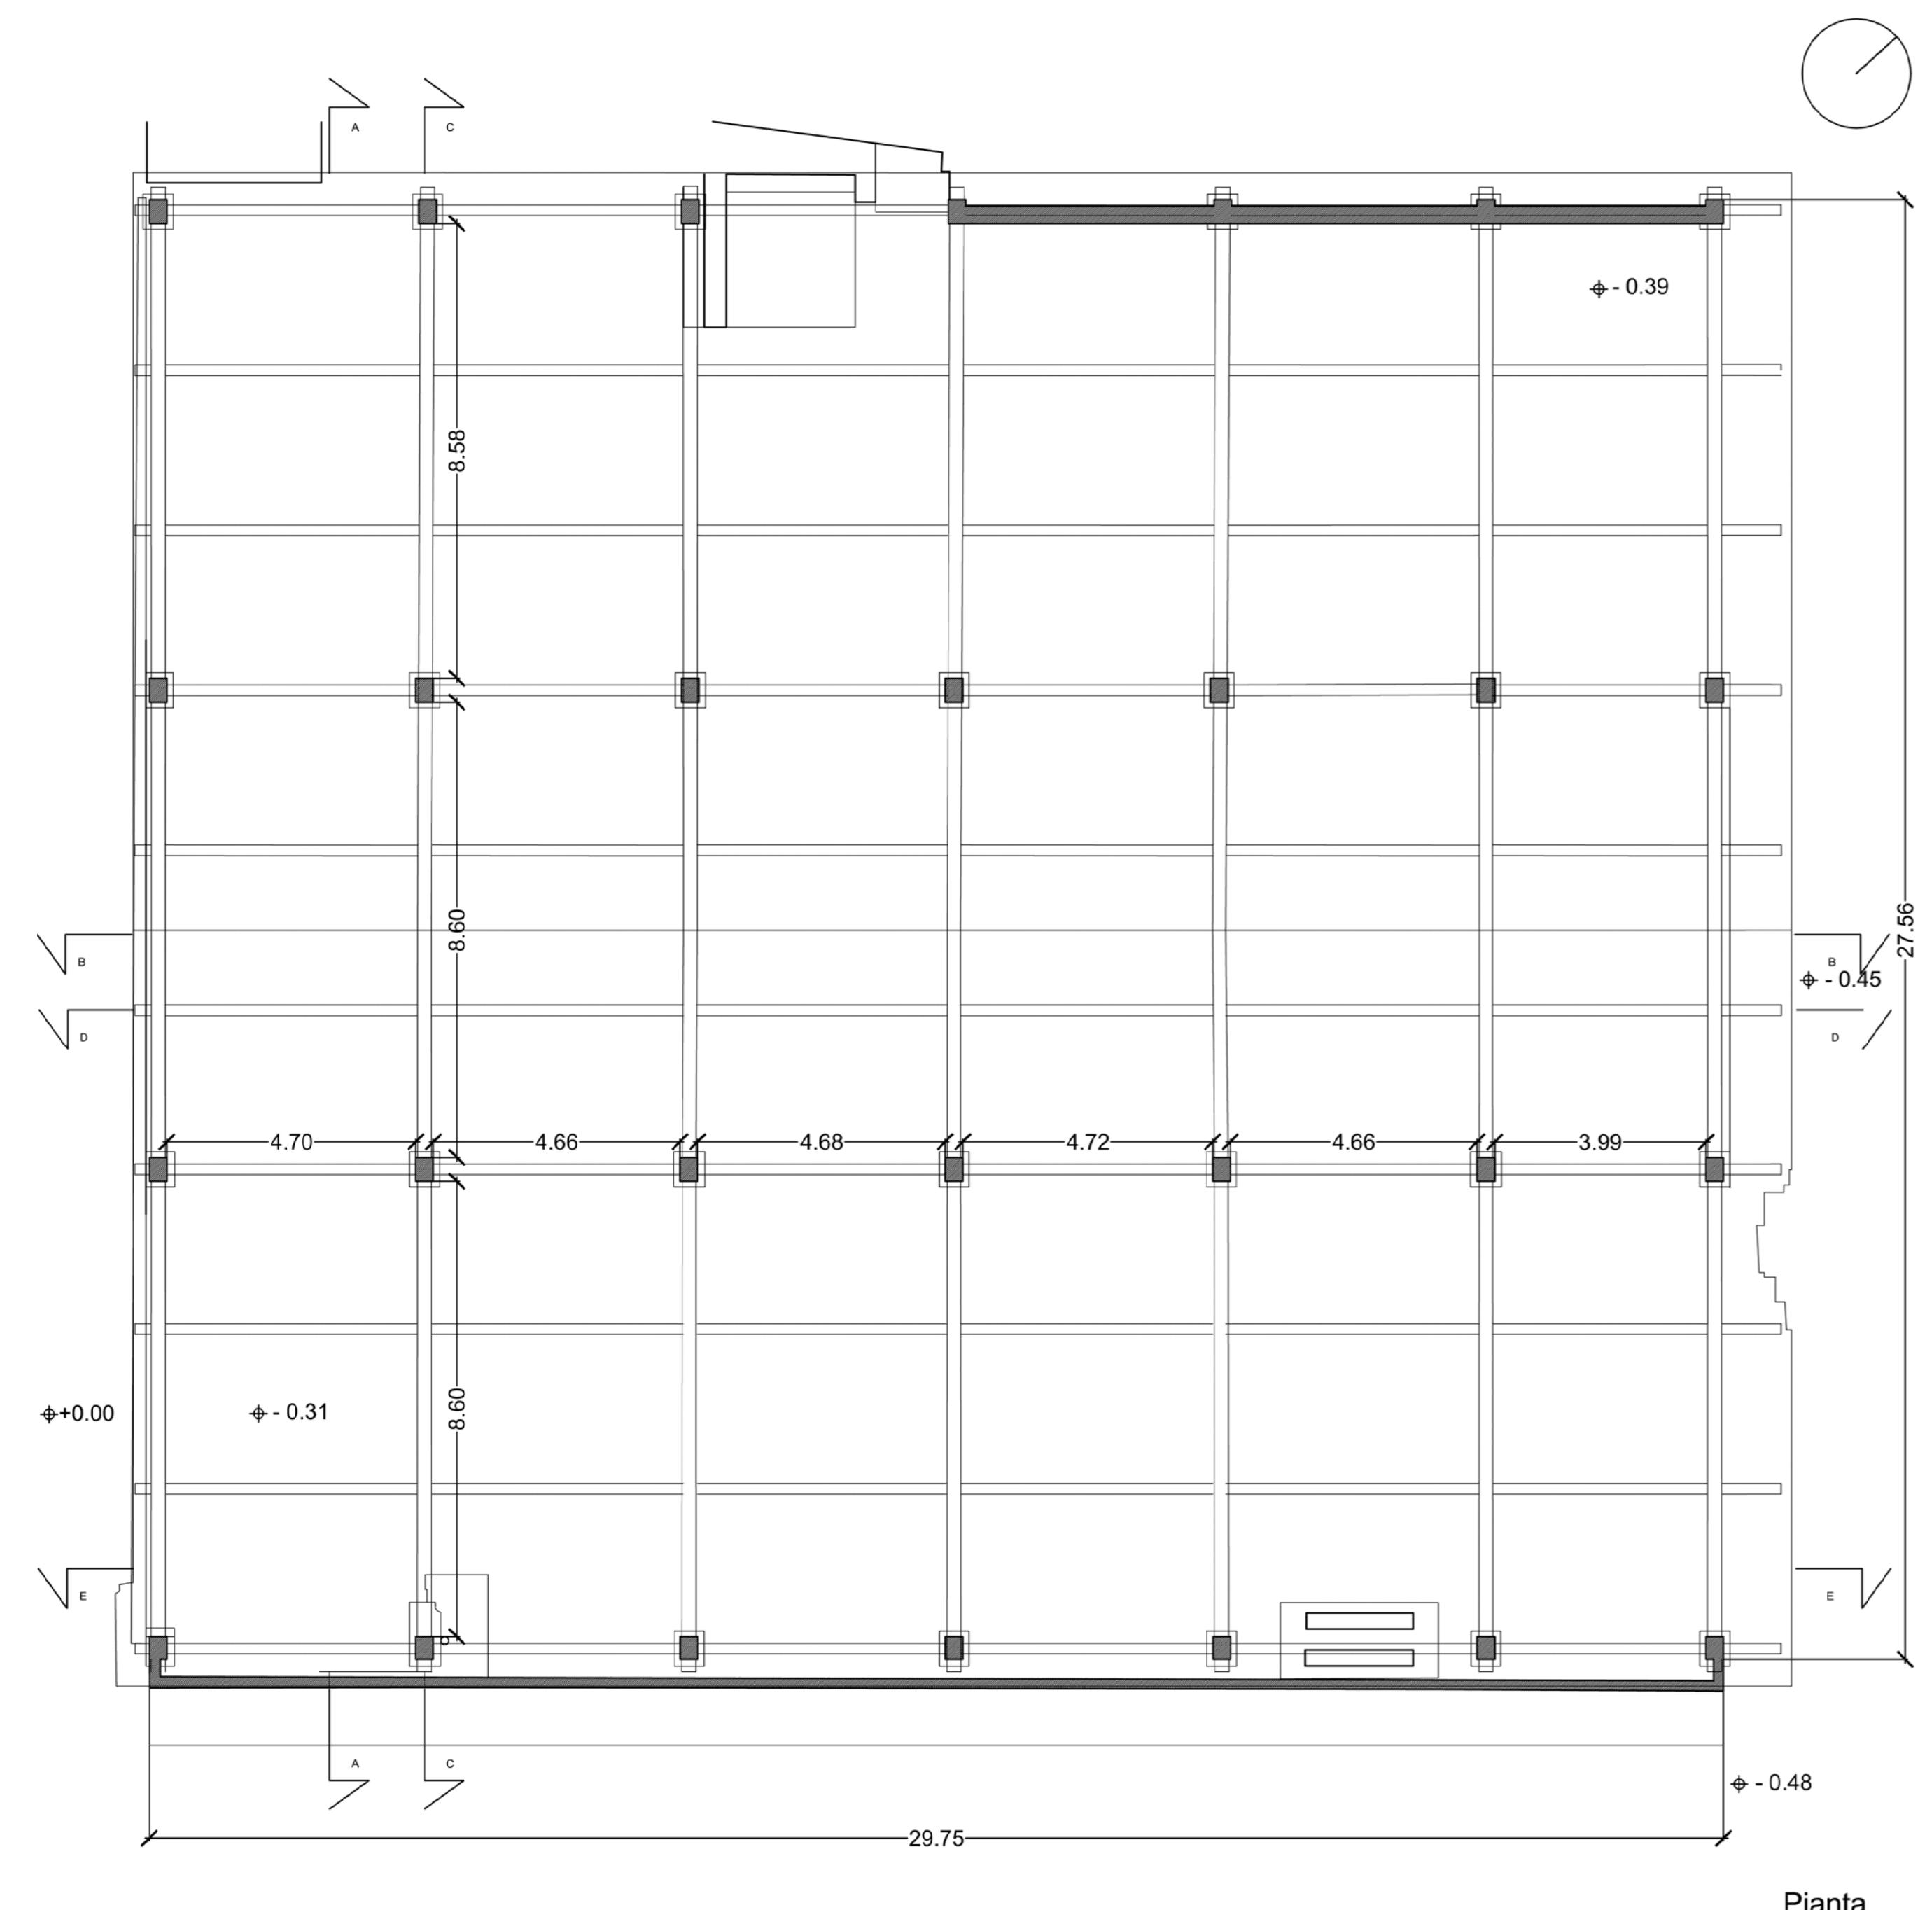


COMMITTENTE		A.M.G. ENERGIA S.P.A.		
		Via Tiro a Segno, 5 90123 - Palermo (PA)		
PROGETTO		Stabilimento AMG Energia S.p.A.		
Cigetto		via Tiro a Segno, 5 - Palermo (PA)		
Lavori di bonifica vasca B1		Ubicazione		
nel sito aziendale di via Tiro a segno		- Via Tiro a segno, 5		
ELABORATO		Codice elaborato		
Descrizione elaborato		Tav. 004		
Pianta e Sezioni Tettoia da demolire				
Comessa	Rit. Cliente	Nome file	Scalo	Formato
018-2018	=	=	1:100	=
REVISIONI	N. Descrizione	Data emiss.	N. Descrizione	Data emiss.
0	Prima emissione	31/12/2018	3	
1			4	
2			5	
FIRME		(Dott. Ing. Salvatore Balistreri)		
Il Progettista		Dott. Ing. Salvatore Balistreri Via Emilia, 65 90144 Palermo (PA) Tel. +39 091 77.45.348 - Cell. +39 335 84.59.348 e-mail: salvo.balistreri@stingenergia.com Sito: www.stingenergia.com P.Iva 05771010523 - C.F. BLSSV73D01D009S		
Spazio riservato alle approvazioni				

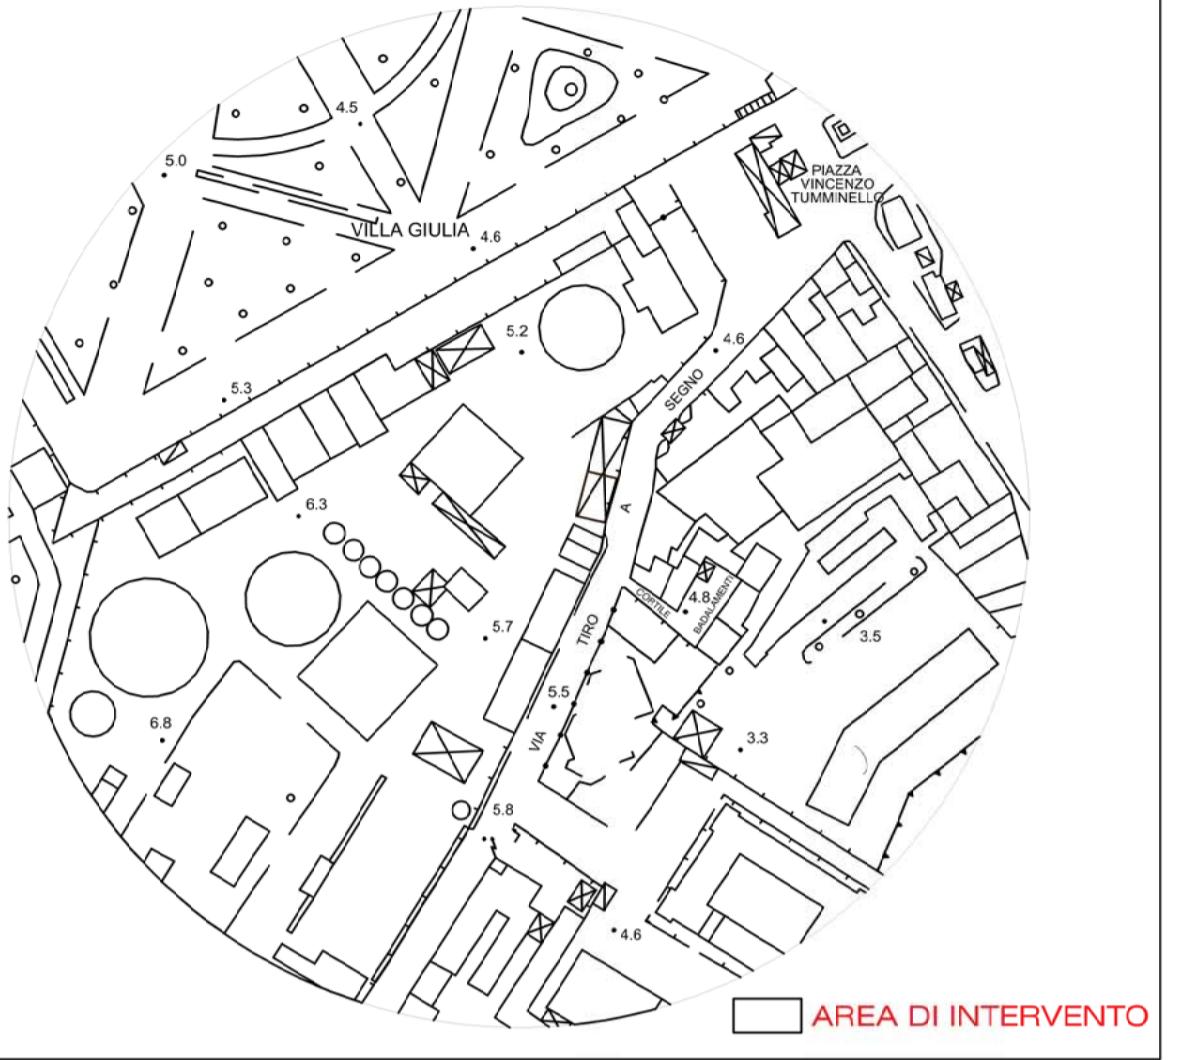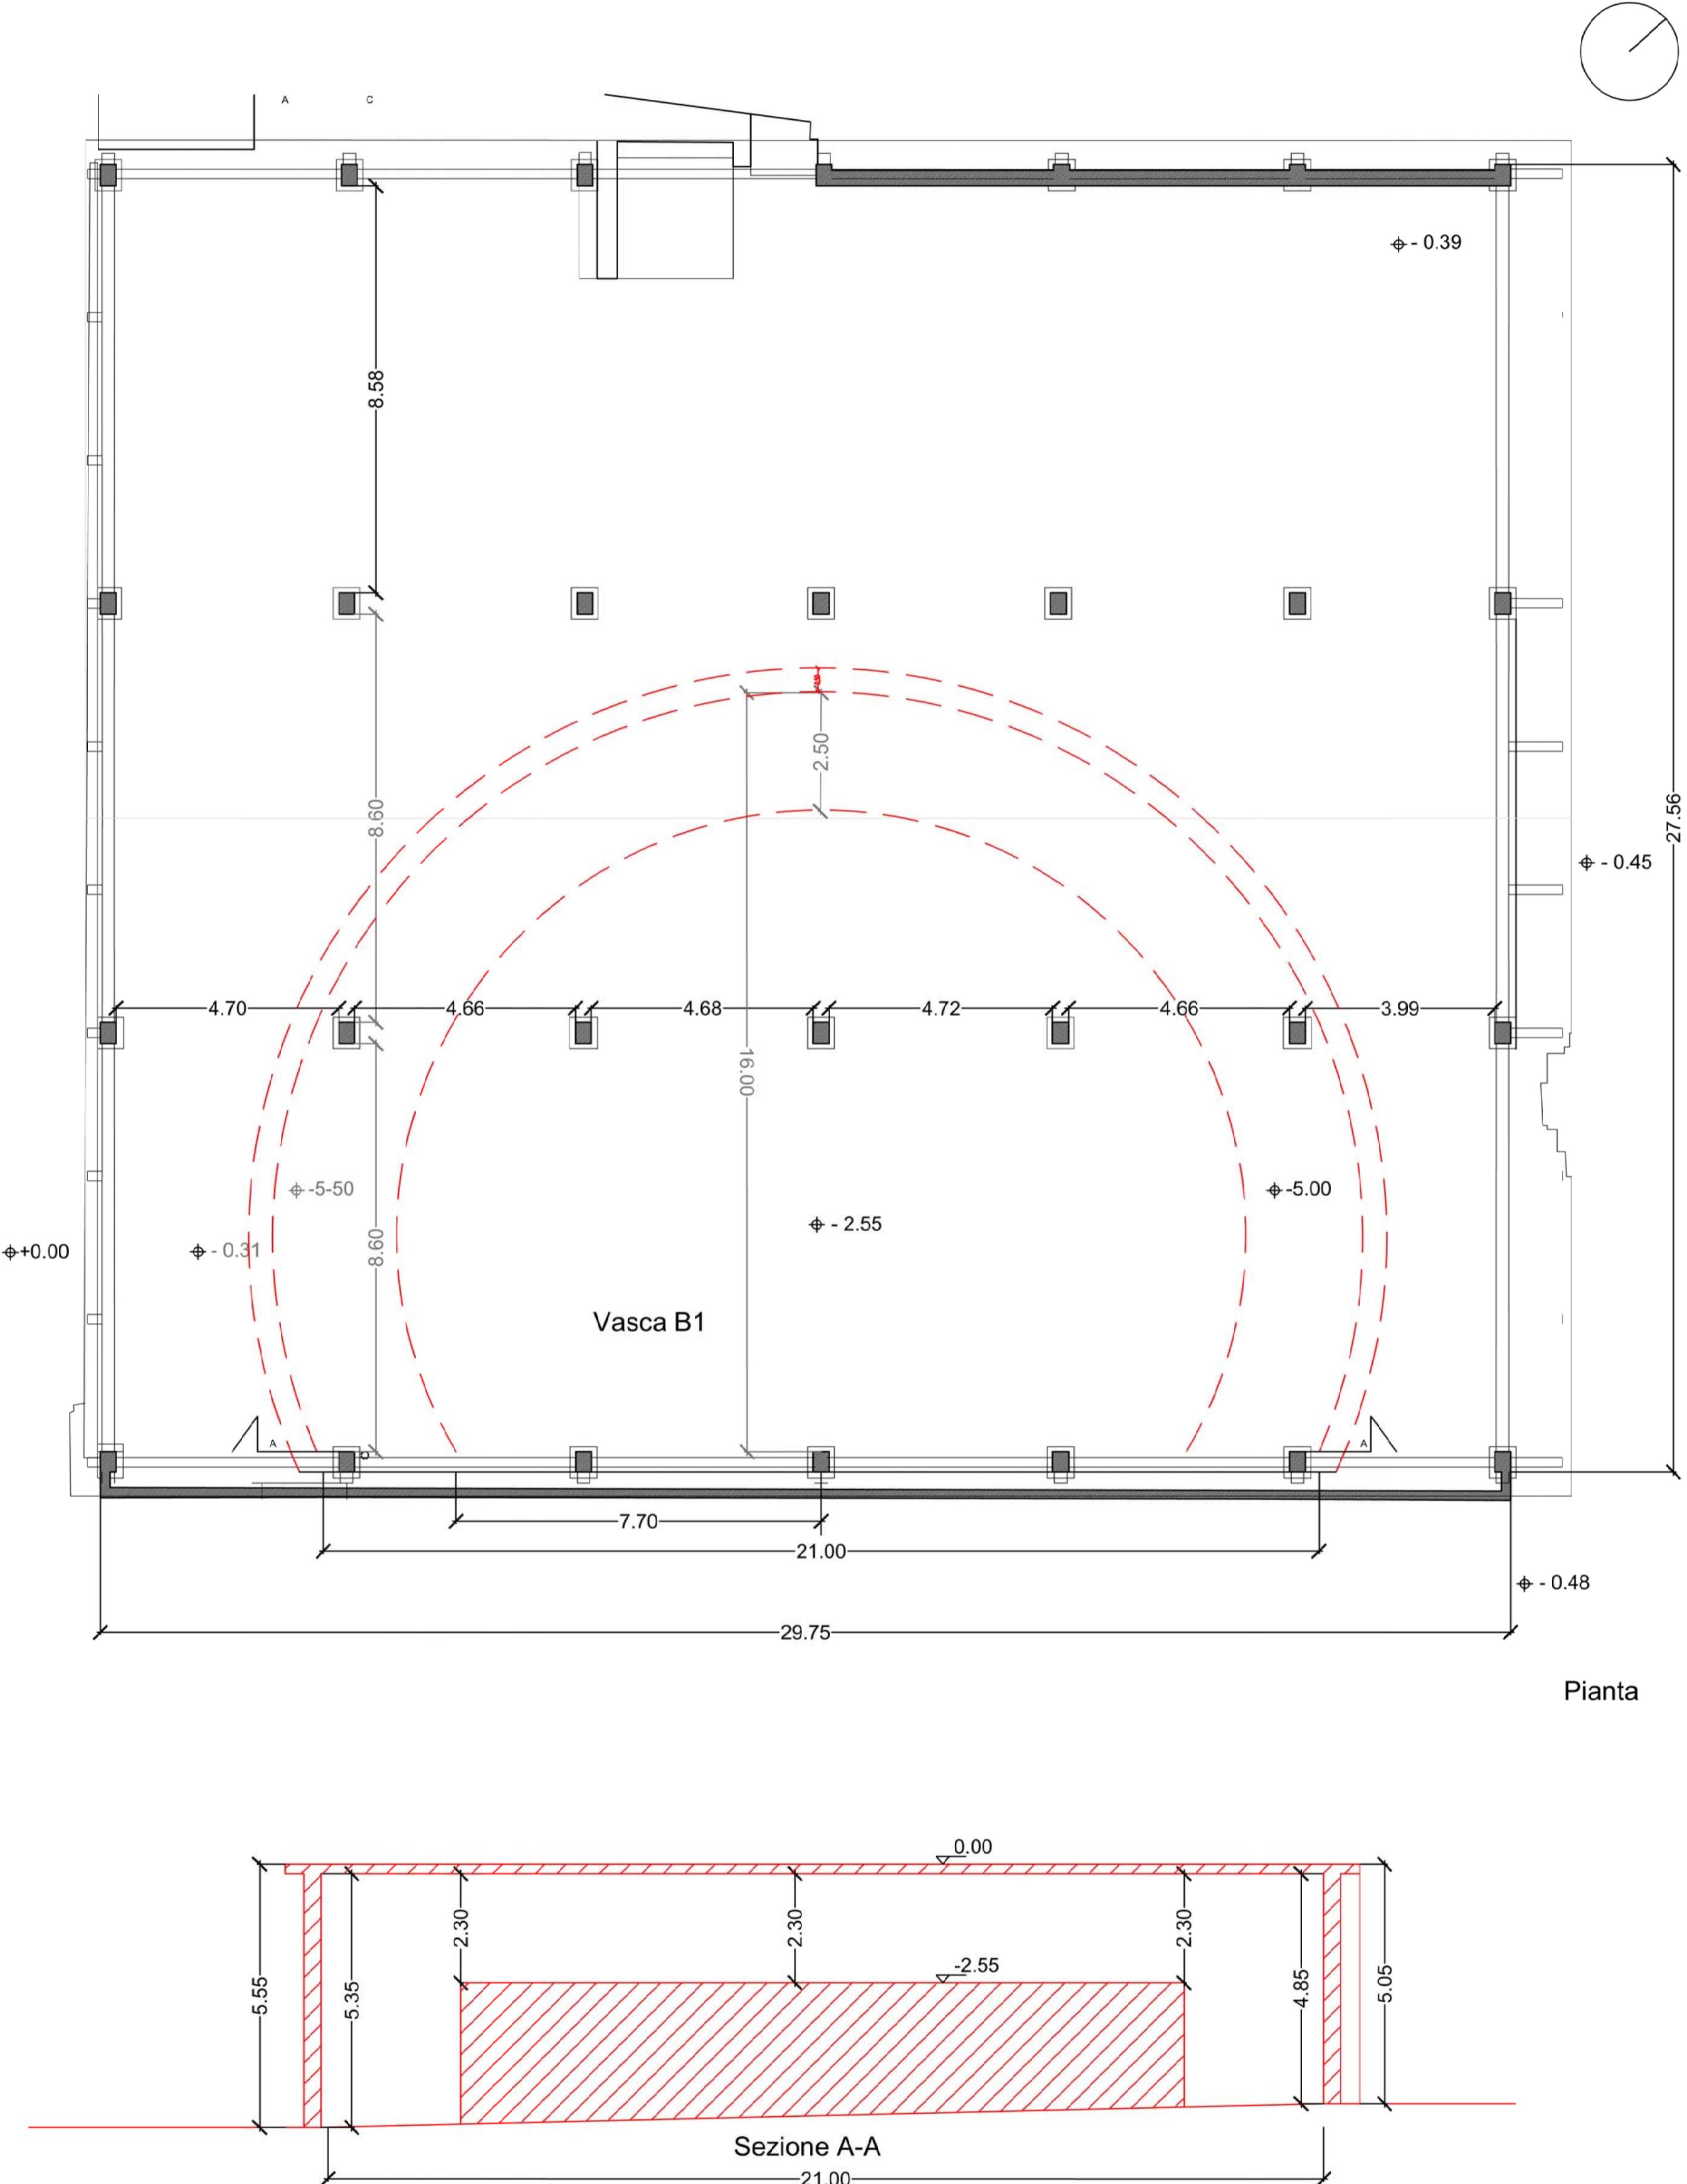

COMMITTENTE					
 A.M.G. ENERGIA S.P.A. Via Tiro a Segno, 5 90123 - Palermo (PA)					
PROGETTO					
Objetto	Sede				
Lavori di bonifica vasca B1 nel sito aziendale di via Tiro a segno	Stabilimento AMG Energia S.p.A. via Tiro a Segno, 5 - Palermo (PA)				
Ubicazione	- Via Tiro a segno, 5				
ELABORATO					
Descrizione elaborato	Codice elaborato				
Pianta e Sezione Vasca B1	Tav. 005				
Commessa	Rif. Cliente	Nome file	Scala	Formato	Revisione
018-2018	-	-	1:100	-	-
REVISIONI					
N.	Descrizione	Data emiss.	N.	Descrizione	Data emiss.
0	Prima emissione	31/12/2018	3		
1			4		
2			5		
FIRME					
Il Progettista					
 Dott. Ing. Salvatore Balistreri Via Emilia, 65 90144 Palermo (PA) Tel. +39 091 77.45.348 - Cell. +39 335 84.59.348 e-mail: salvo.balistreri@sbringeieria.com Sito: www.sbringeieria.com P.Iva: 05771010823 - C.F.: BLSSVT73D01D009S					
Spazio riservato alle approvazioni					

Legenda dei siti

1	Palazzina Tumminello	11	Palazzina Rizzo	21	Palazzina ONIA	31	Magazzino Gas
2	Parcheggio Palazzina Direzione Generale	12	Teleclima	22	Ex impianto Segas	32	Uffici autoparco - Deposito contatori
3	Magazzino - nuovi uffici	13	Officina M. Pressione	23	Ex silos carbone	33	Ex sala macchine Segas
4	Magazzino	14	Cabina elettrica - locale G.E.	24	Ex trattamento carbone	34	Gasometro
5	Pinacoteca	15	Ex sala compressione	25	Pompa antincendio	35	Gasometro
6	Aula formazione	16	Ex sala distribuzioni	26	Pompe prima pioggia	36	Gasometro
7	Uffici media pressione	17	Stazione ricarica gas (Calandra)	27	Parcheggio con fotovoltaico	37	Gasometro
8	Ufficio misure	18	Sala compressione	28	Centro operativo - Direzione Energia		
9	Gestore indipendente	19	Telecontrollo	29	Direzione patrimonio		
10	Direzione Generale	20	Tettoia Vasca B1	30	Pronto intervento - spogliatoi - officina autoparco		

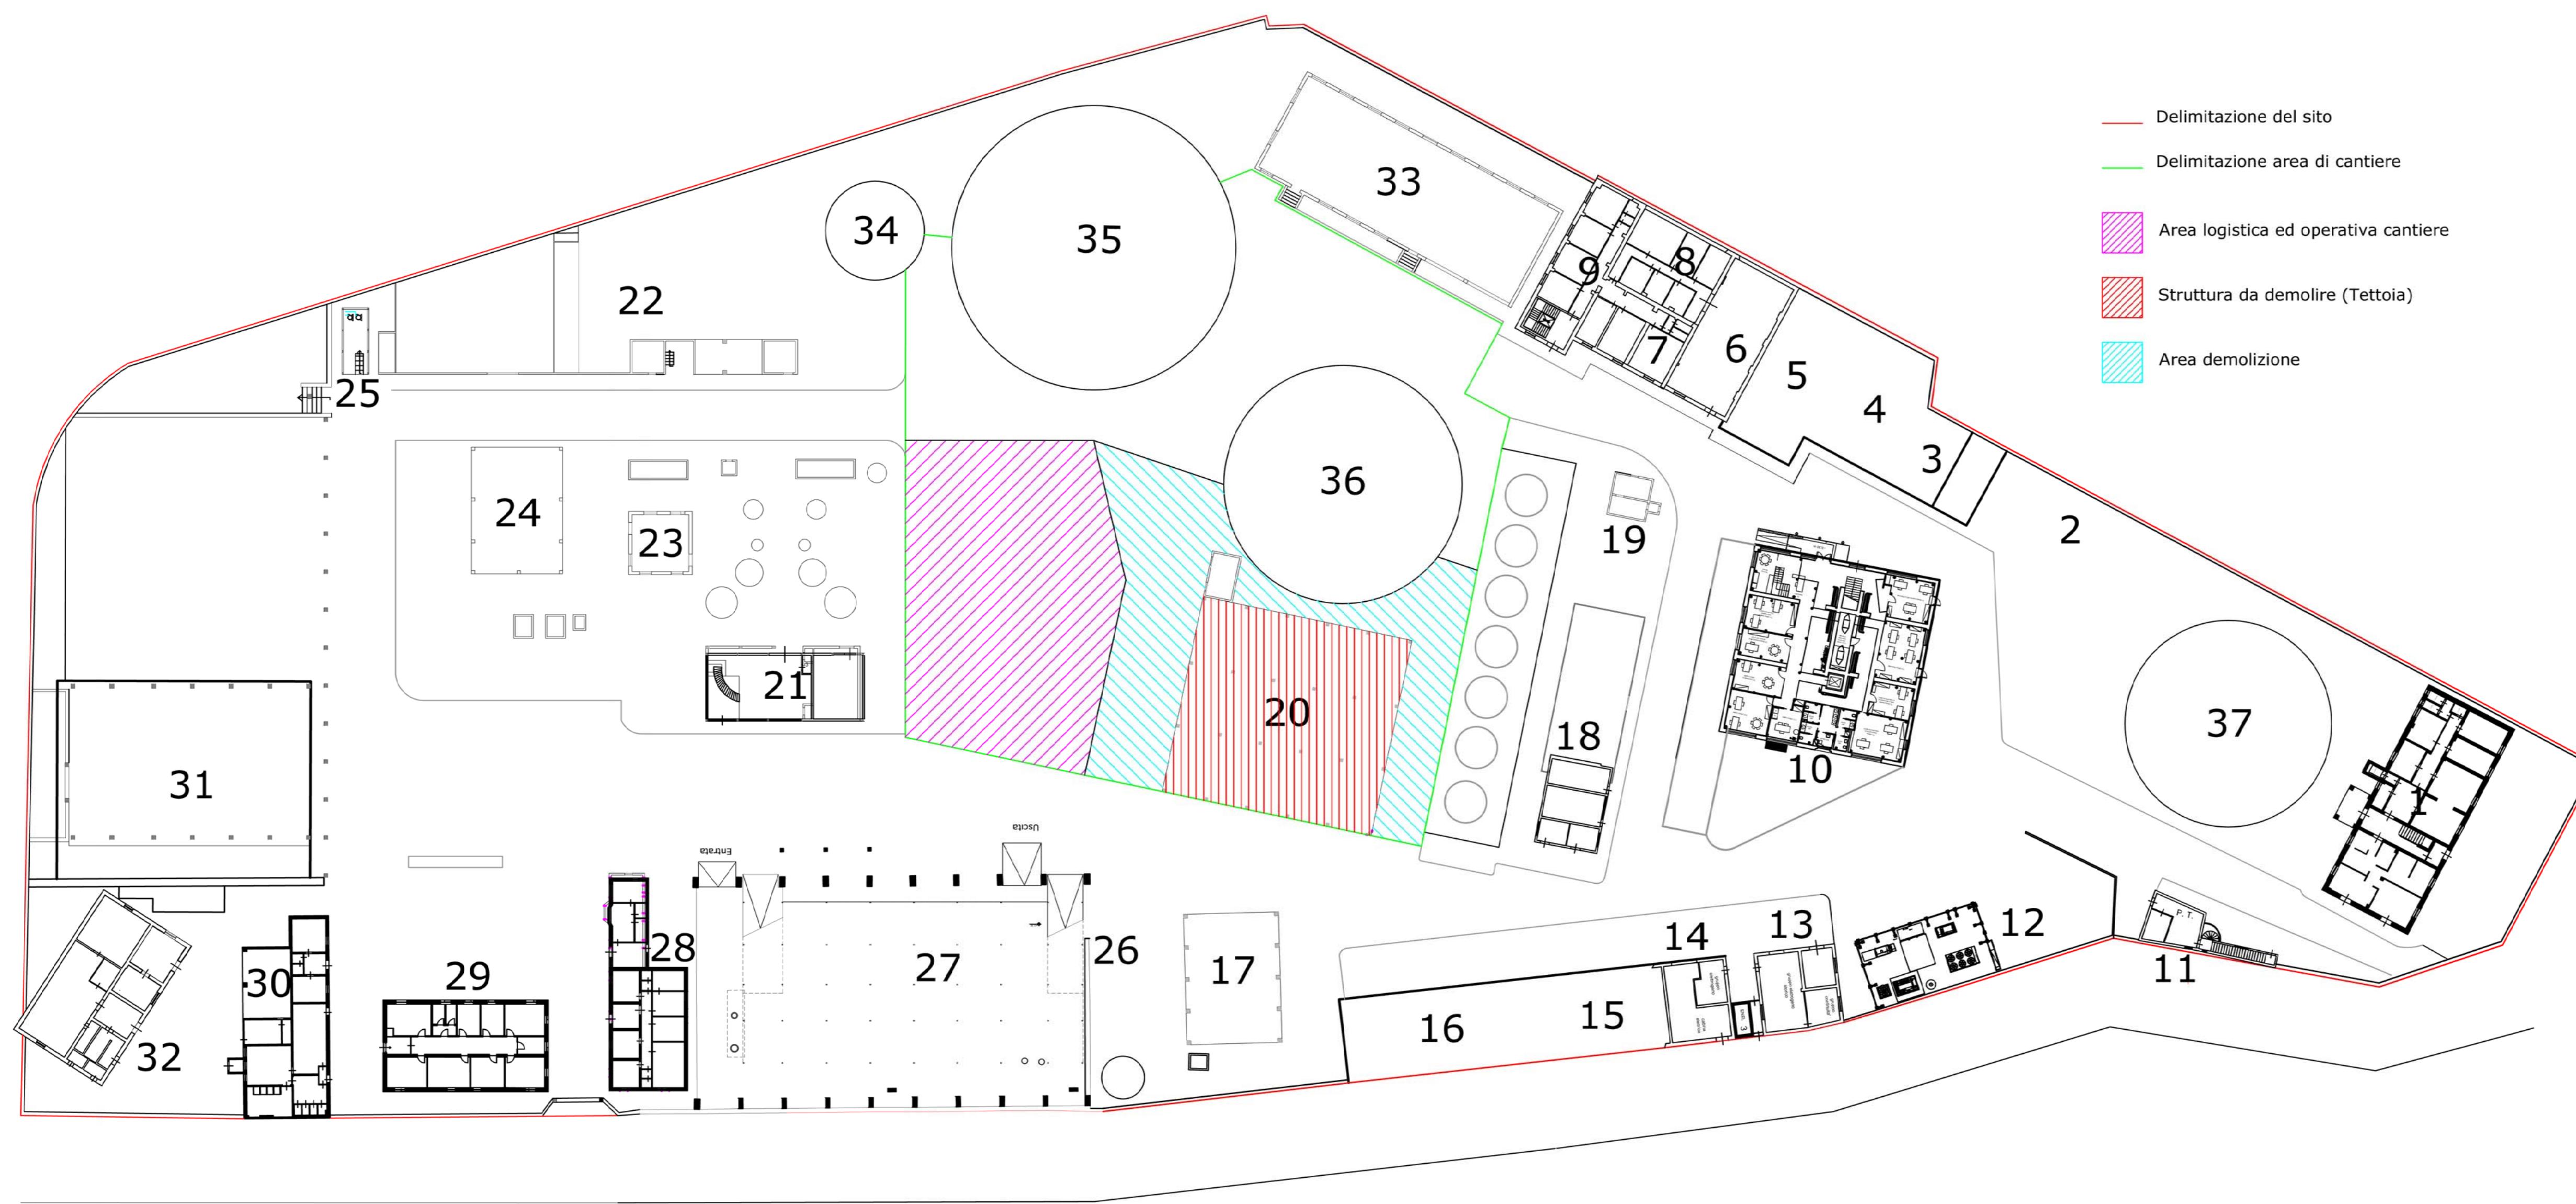

COMMITTENTE	
	A.M.G. ENERGIA S.p.A. Via Tiro a Segno, 5 90123 - Palermo (PA)
PROGETTO	
Oggetto:	Sede: Stabilimento AMG Energia S.p.A. via Tiro a Segno, 5 - Palermo (PA) Ubicazione: - Via Tiro a segno, 5
ELABORATO	
Descrizione elaborato:	Codice elaborato: Tav. 006
Planimetria generale con indicazione area di cantiere	
Commissa: 018-2018	Rif. Cliente: Nome file: Scala: 1:500
	Formato: Revisione: -
REVISIONI	
N. Descrizione:	Data emiss.: N. Descrizione: Data emiss.
0 Prima emissione	31/12/2018 3
1	4
2	5
FIRME	
Il Progettista	(Dott. Ing. Salvatore Balistri)
	Dott. Ing. Salvatore Balistri Via Emilia, 65 90144 Palermo (PA) +39 091 45348 - Cell. +39 335 6459348 E-mail: salv.balistri@sbimpresario.com Sito: www.sbimpresario.com P.Iva: 05771010823 - C.F.: BLSSVT7300100095
Sposto riservato alle approvazioni	